

回答


工事名：名和小学校防犯カメラ設備更新工事

番号	質問事項	回答
1	<p>更新配置図面にカメラの設置図はあるのですが、モニターとレコーダーの設置位置が示されておりませんが、どこになるのでしょうか。</p>	<p>モニター、レコーダーの設置位置は職員室内となります。別添図面を参照してください。</p>
2	<p>質問事項、番号1のご回答でレコーダーとモニターは同一の場所（ラック）に配置されるのでHDMIエクステンダーはご発注のシステムの機器構成では不要と考えます。必要である根拠をお示しください。 また、HDMIエクステンダーモデルHDB500は海外製品であり、同等品以上のご指定がございますがご指定の仕様である取り扱いメーカーは現在カタログから除外しており、日本正規代理店に問合せしたところ、ご指定の機器は供給できない回答です。</p>	<p>HDMIエクステンダーについては、職員室児童玄関側に設置済みのサブモニター（本工事では更新対象外）への接続に使用する設計としております。 メーカーを問わず参考規格と同等以上の機能を有する製品を選定してください。</p>

令和4年度

平面図	縮尺	学校名	名和小学校	調査番号	(都道府県)	(市町村)	(学校)	整理番号

既設配置

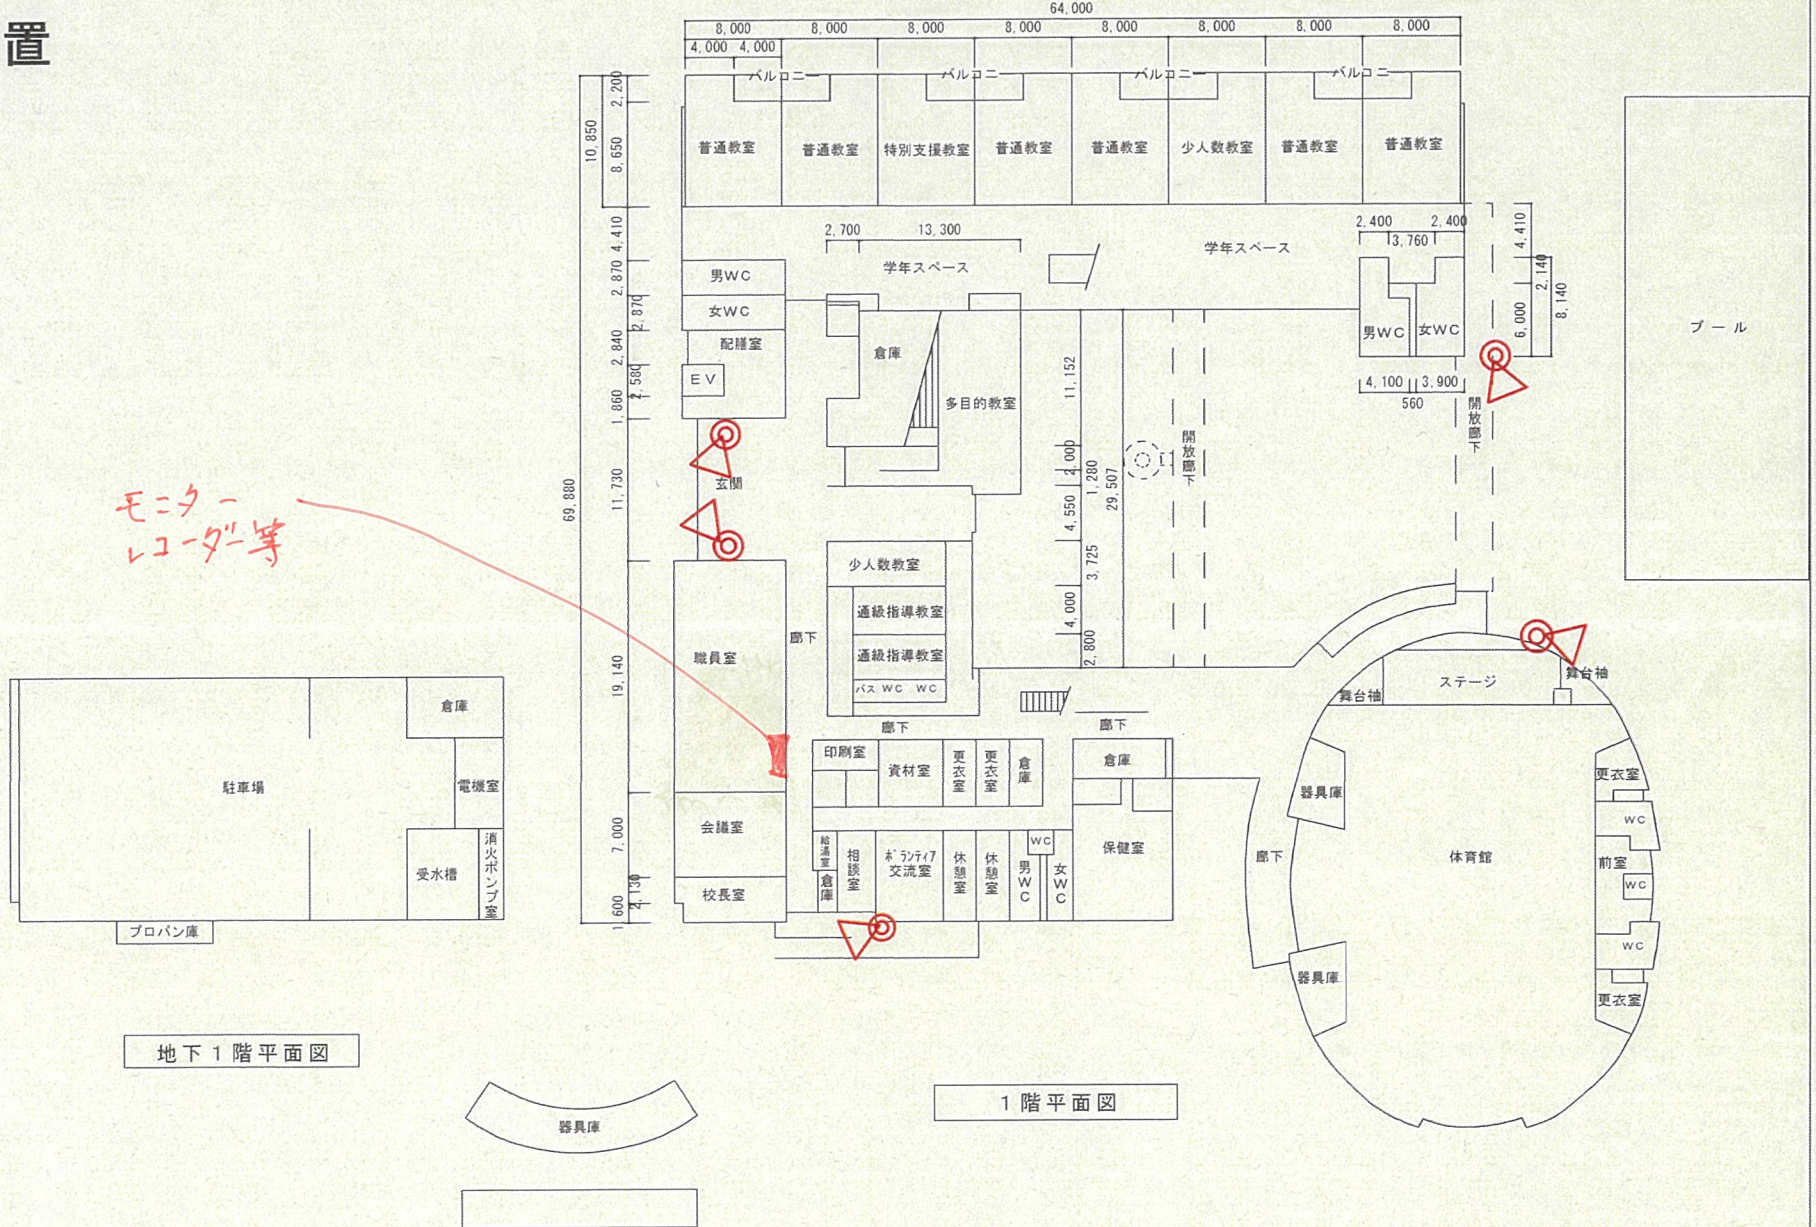

地下1階平面図

1階平面図

モーターレコーダー等